




10 CORTE KK' ESCALA 1:75

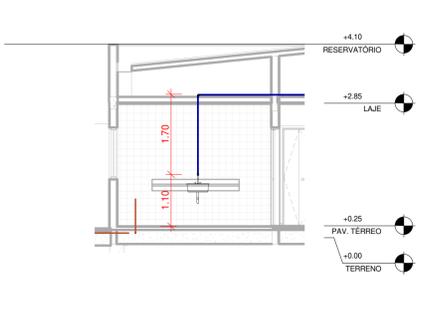


11 CORTE OO' ESCALA 1:75

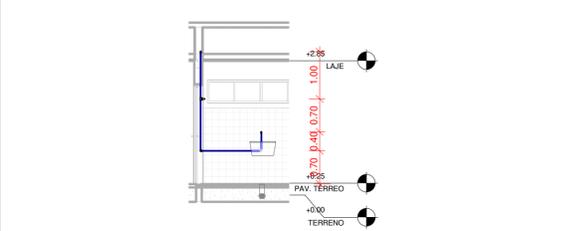


15 CORTE PP' ESCALA 1:75

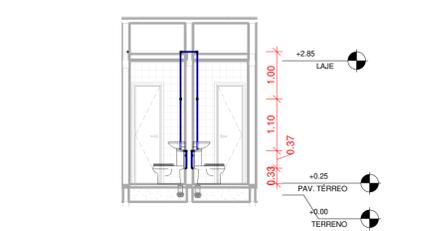


12 CORTE II' ESCALA 1:75

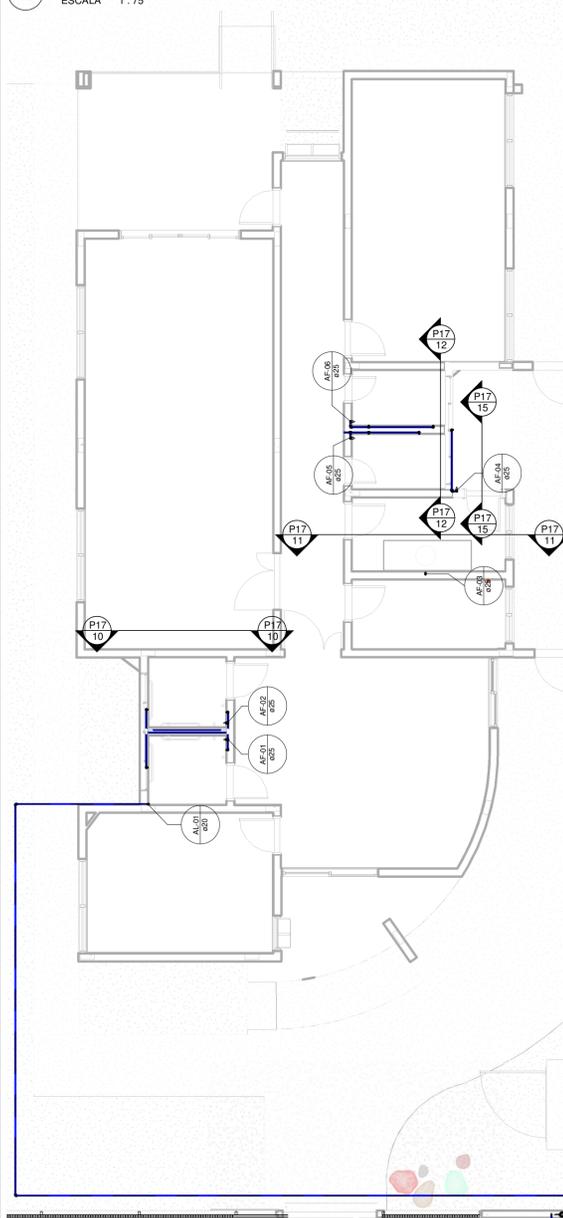


1 PLANTA BAIXA - HIDRÁULICO ESCALA 1:75

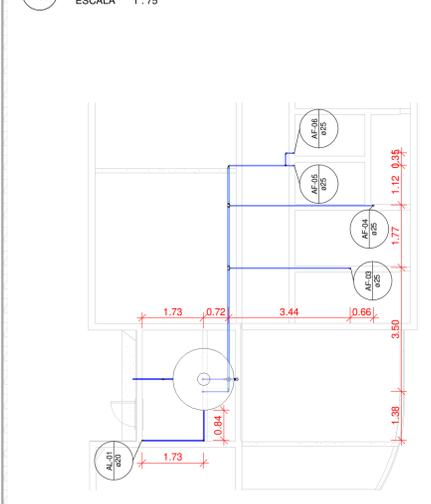


13 COBERTURA DA CAIXA D'ÁGUA ESCALA 1:100

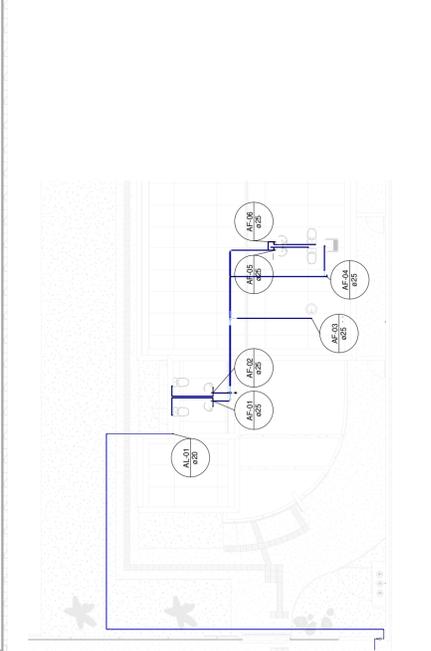


2 PLANTA BAIXA - COBERTURA - HID ESCALA 1:150

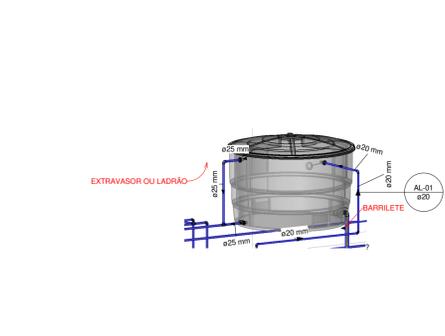


14 3D - HID - RESERVATÓRIO ESCALA

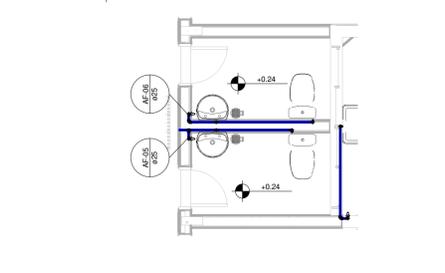


4 CHAMADA DE DETALHE 03 ESCALA 1:50

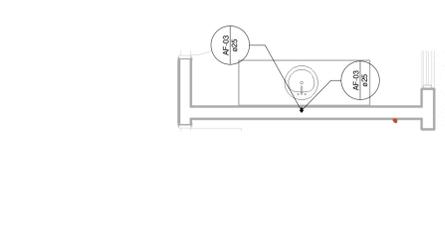


6 CHAMADA DE DETALHE 04 ESCALA 1:50

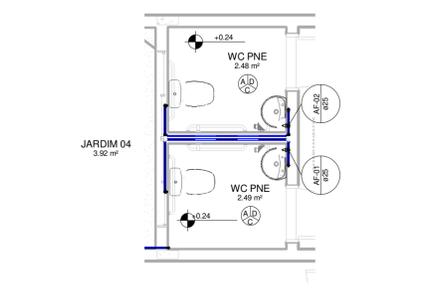


8 CHAMADA DE DETALHE 05 ESCALA 1:50

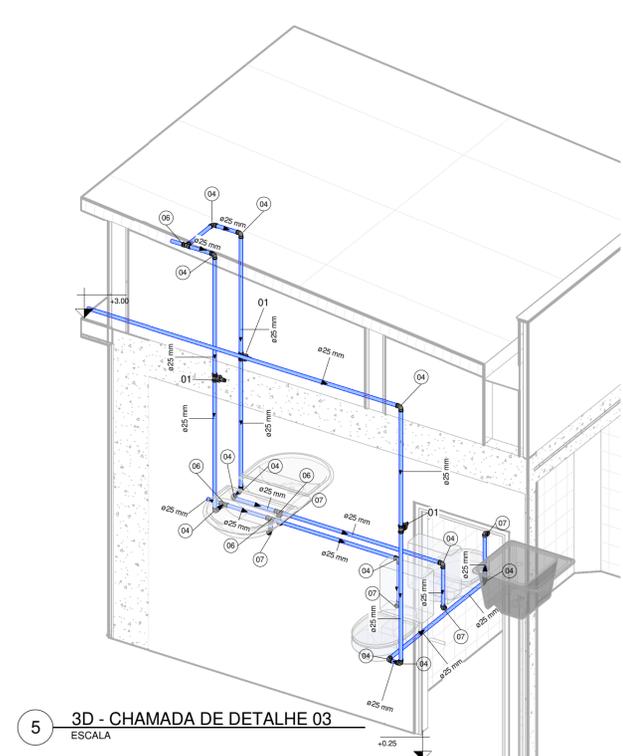

5 3D - CHAMADA DE DETALHE 03 ESCALA

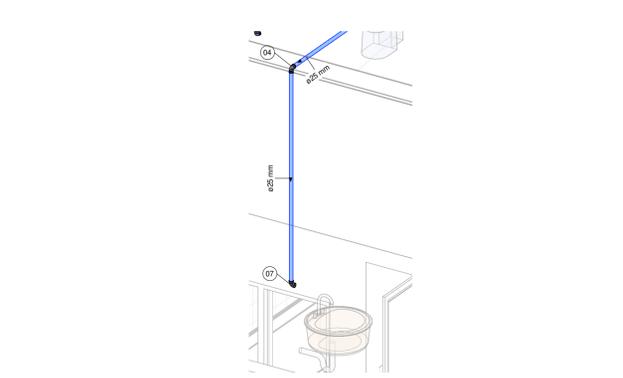

7 3D - CHAMADA DE DETALHE 04 ESCALA

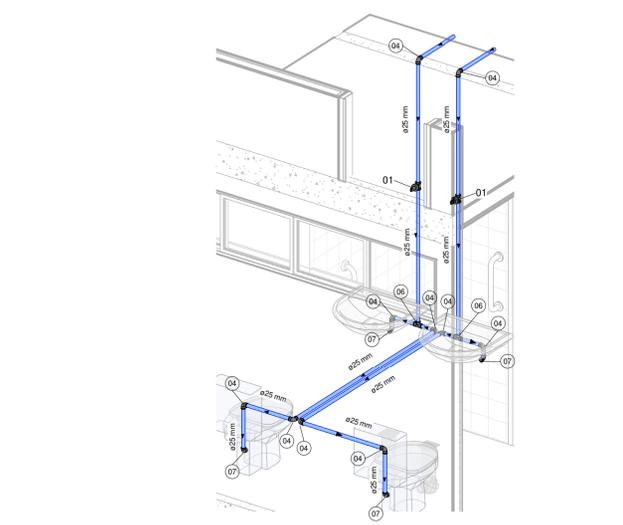

9 3D - CHAMADA DE DETALHE 05 ESCALA


NOTAS E TABELAS

TABELA - Conexões de AF		
ITEM	DESCRIÇÃO FABRICANTE	QUANTIDADE
01	Joelho 90° Soldável 50mm, PVC Marrom, Água Fria - TIGRE	2
02	Bucha de Redução Soldável Longa 50x25mm, PVC Marrom, Água Fria - TIGRE	3
03	Joelho 90° Soldável 20mm, PVC Marrom, Água Fria - TIGRE	11
04	Joelho 90° Soldável 20mm, PVC Marrom, Água Fria - TIGRE	26
05	Cruzeta Soldável 50mm, PVC Marrom, Água Fria - TIGRE	1
06	Tê Soldável 25mm, PVC Marrom, Água Fria - TIGRE	7
07	Joelho 90° Soldável com Bucha de Lata 25 x 3/4", PVC Marrom, Água Fria - TIGRE	10
08	Tê de Redução Soldável 50x25mm, PVC Marrom, Água Fria - TIGRE	2

TABELA - Registros		
ITEM	DESCRIÇÃO	QUANTIDADE
01	Registro de Gaveta DocuBase - 3/4" - Docal	5
Total		5

TABELA - Tubos de AF			
ITEM	DESCRIÇÃO	DIÂMETRO	COMPRIMENTO
Tubo Soldável Marrom			
01	Tubo Soldável Marrom	20 mm	32,50 m
02	Tubo Soldável Marrom	25 mm	37,10 m
03	Tubo Soldável Marrom	50 mm	7,49 m
Total			77,09 m

TABELA - Acessório de Tubos			
ITEM	Descrição	Total	Diâmetro
01	Adaptador Soldável com Anel para Caixa d'Água com Registro, PVC Branco, Água Fria - TIGRE	1	25 mm
02	Adaptador Soldável com Anel para Caixa d'Água com Registro, PVC Branco, Água Fria - TIGRE	1	50 mm
03	Adaptador Soldável com Anel para Caixa d'Água, PVC Branco, Água Fria - TIGRE	1	20 mm
04	Adaptador Soldável com Anel para Caixa d'Água, PVC Branco, Água Fria - TIGRE	1	25 mm

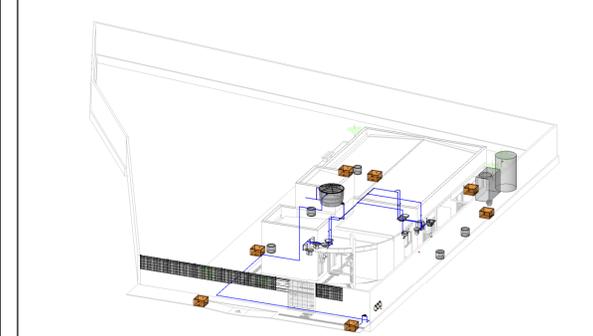

3 3D - HIDRÁULICO ESCALA

COORDENADAS GEOGRÁFICAS	
LATITUDE UTM:	697871.49 m E
LONGITUDE UTM:	8840044.67 m S

TABELA DE REVISÃO

Nº	DATA	DESCRIÇÃO	EMTIDO POR
1	SET/2018	EMIÇÃO INICIAL	ALBERVAN


OCPE
 Orçamento, Consultoria e Projetos em Engenharia

ORÇAMENTO, CONSULTORIA E PROJETOS EM TRAVESSA SIZENANDO PORTO, S/N - CENTRO NOSSA SENHORA DAS DORES - SE CNPJ: 21.161.319 / 0001-79
 E-MAIL: OCPEPROJETOS@GMAIL.COM FONE: (79) 35552-5315 / 35947-5134

PROPRIETÁRIO: PREFEITURA MUNICIPAL DE NOSSA SENHORA DAS DORES
 CNPJ: 13.094.446/0001-74
 RESPONSÁVEL TÉCNICO: ALBERVAN SANTANA ENGENHEIRO CIVIL E DE PRODUÇÃO R/N 270893330-2

HID - PLANTA BAIXA E DETALHES
 Desenho: BRENO ARAUJO VASCONCELOS
 Revisão do projeto: 1
 Data: SETEMBRO/2018
 Local: RUA G - LOTEAMENTO MARIA LUCIA - CENTRO - NOSSA SENHORA DAS DORES - SERGIPE
 Folha: P17
 Escala: Como indicado