




6 CORTE HH'
ESCALA 1:75

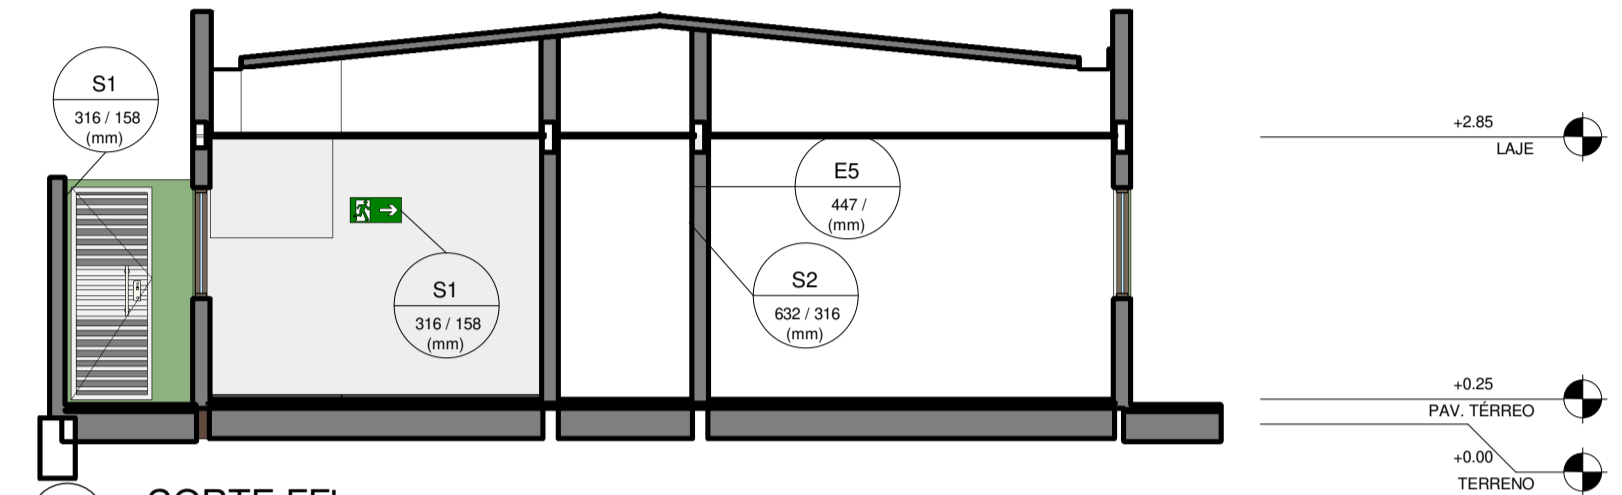

4 CORTE FF'
ESCALA 1:75

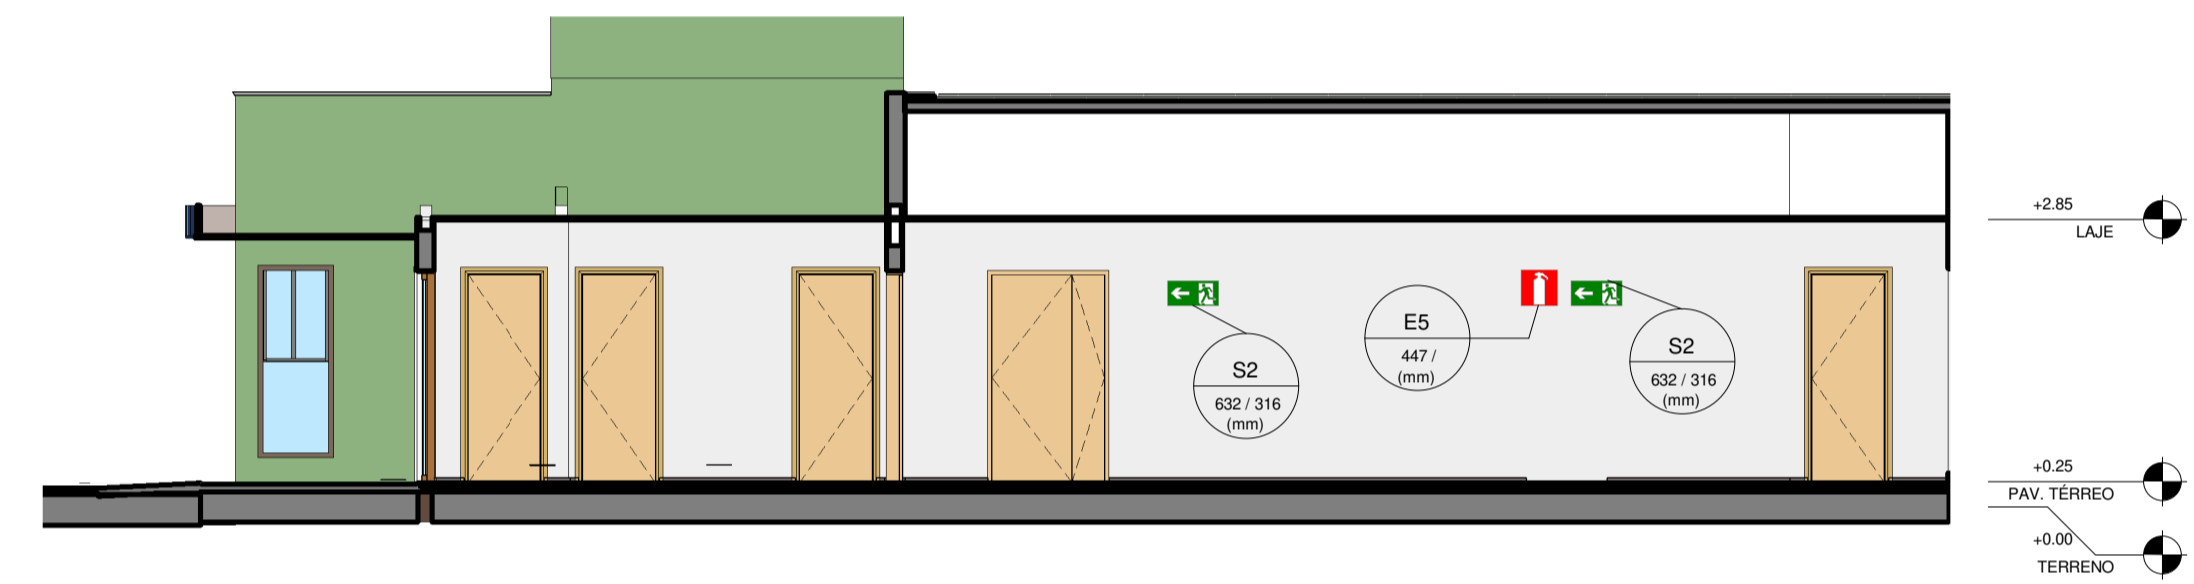

2 CORTE EE'
ESCALA 1:75

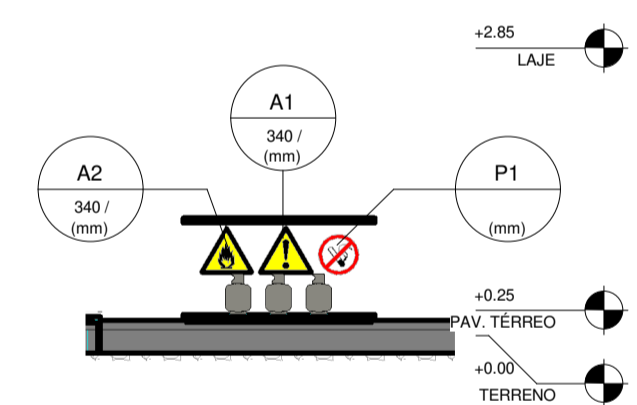


5 CORTE GG'
ESCALA 1:75

NOTAS E TABELAS

SENDA DO SISTEMA DE ILUMIN
OMBATE A INCÊNDIO

E5		EXTINTOR TIPO BC-2A:20B:C - CAPACIDADE
E11		EXTINTOR TIPO BC-2A:20B:C - CAPACIDADE
S12		ETIQUETA DE SINALIZAÇÃO, TIPO I, MODEL FABRICAÇÃO "PIAL LEGRAND" OU EQUIVAL EMERGENCIA OU EM PLACA DE ACRILICO.
S1		ETIQUETA DE SINALIZAÇÃO, TIPO II, MODEL FABRICAÇÃO "PIAL LEGRAND" OU EQUIVAL EMERGENCIA OU EM PLACA DE ACRILICO.
S2		ETIQUETA DE SINALIZAÇÃO, TIPO II, MODEL FABRICAÇÃO "PIAL LEGRAND" OU EQUIVAL EMERGENCIA OU EM PLACA DE ACRILICO.
C1		SAÍDA FINAL DO FLUXO DE FUGA, ETIQUET
C1		DIREÇÃO DO FLUXO DE FUGA, ETIQUETA A
LE		LUMINÁRIA DE EMERGENCIA, TIPO BLOCO /, ÁREA DE COBERTURA 42m², FABRICAÇÃO CO, COLOCADOS ACIMA DA PORTA E FIXADOS NA PAREDE.

8 LEGENDA PÂNICO E INCÊNDIO
ESCALA 1:75

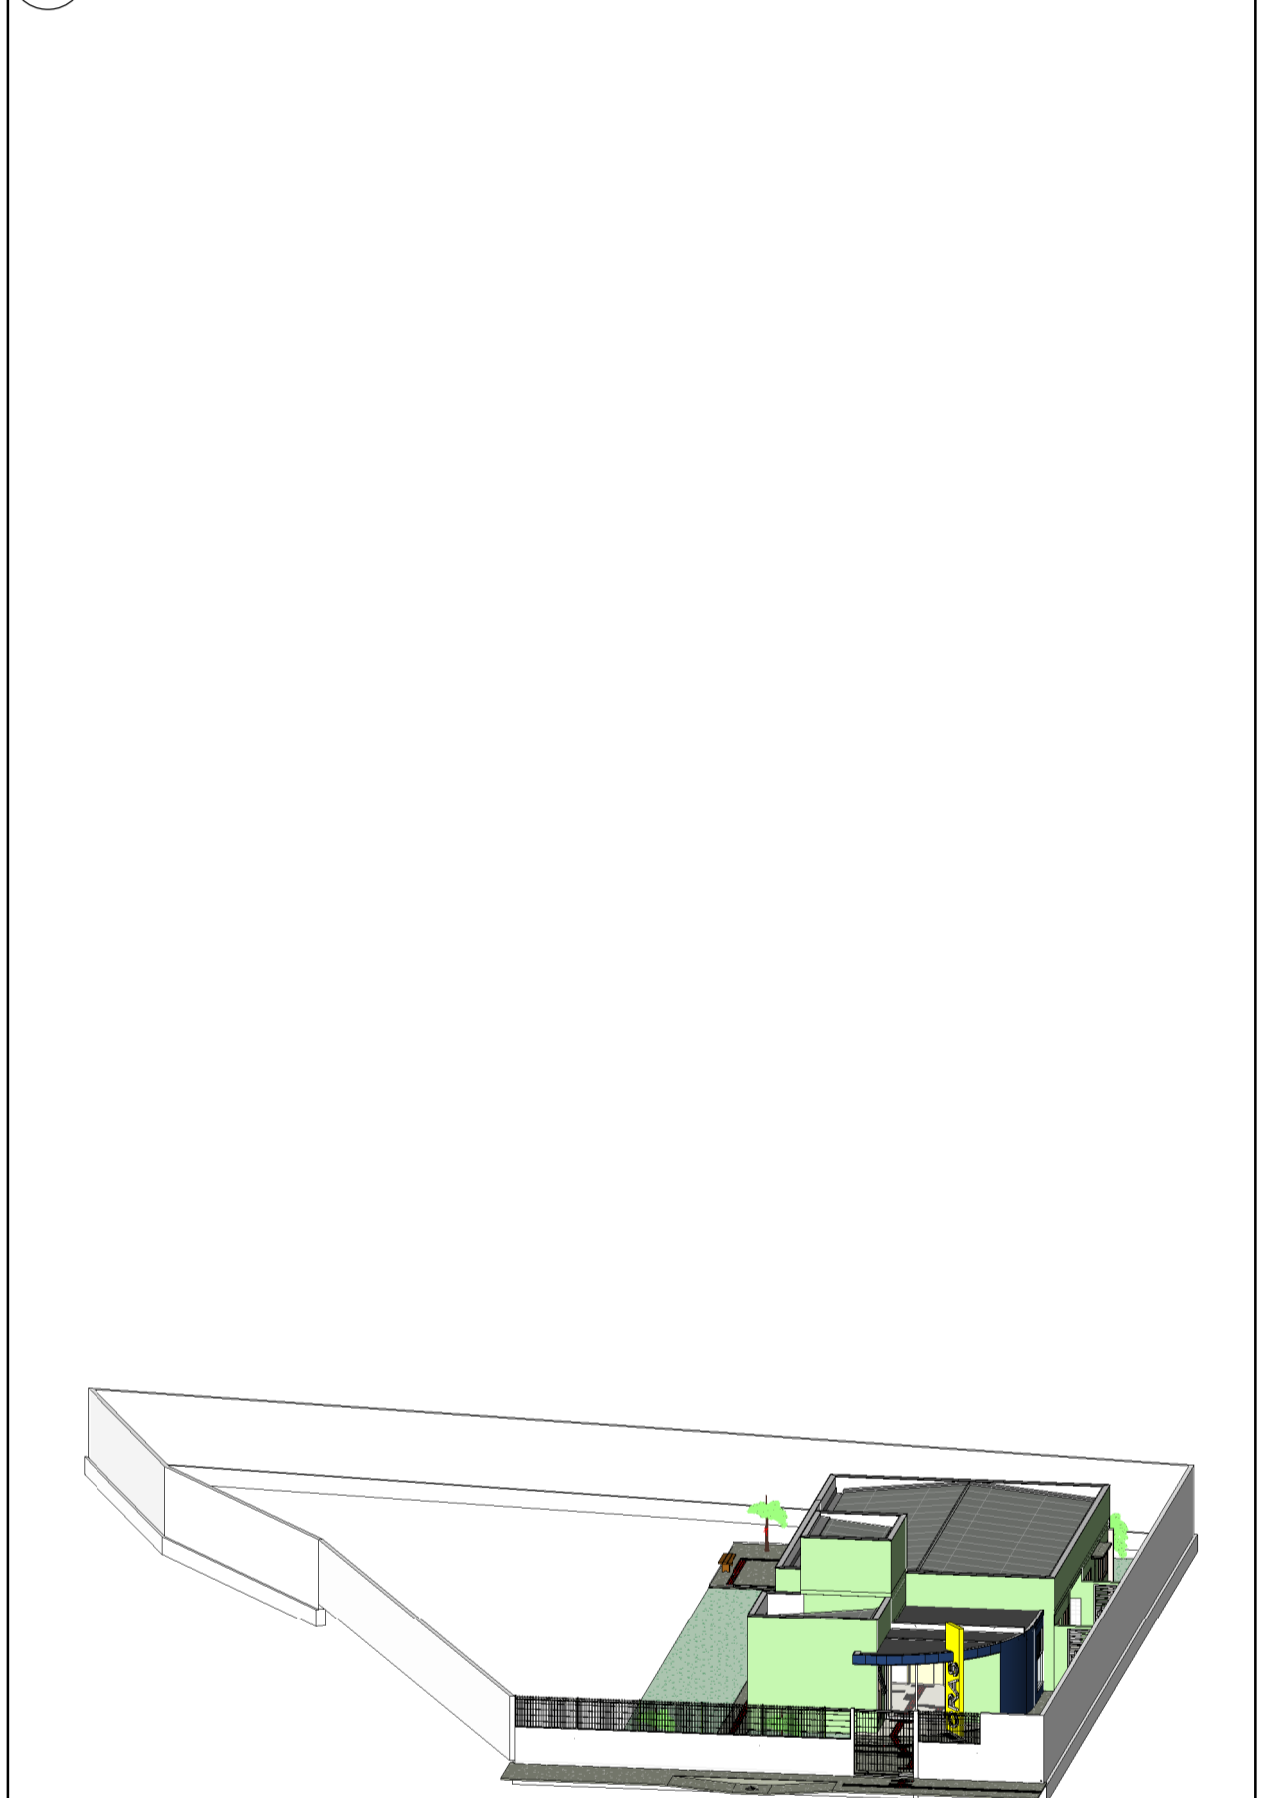

7 3D - PÂNICO E INCÊNDIO
ESCALA

COORDENADAS GEOGRÁFICAS

LATITUDE UTM:	697871.49 m E
LONGITUDE UTM:	8840044.67 m S

TABELA DE REVISÃO

Nº	DATA	DESCRIÇÃO	EMTIDO POR
1	SET/2018	EMIÇÃO INICIAL	ALBERVAN

OCPE ORÇAMENTO, CONSULTORIA E PROJETOS EM TRAVESSA SIZENANDO PORTO, S/N - CENTRO NOSSA SENHORA DAS DORES - SE CNPJ: 21.161.319 / 0001-79
E-MAIL: OCPEPROJETOS@GMAIL.COM FONE: (79) 35952-5315 / 35947-5134

PROPRIETÁRIO: PREFEITURA MUNICIPAL DE NOSSA SENHORA DAS DORES CNPJ: 13.094.446/0001-74 RESPONSÁVEL TÉCNICO: ALBERVAN SANTANA ENGENHEIRO CIVIL - PRODUÇÃO RVT/0893330-2	INC - PLANTA BAIXA E DETALHES	Revisão do projeto: 1 Data: SETEMBRO/2018 Folha: P18 Escala: 1:75
--	-------------------------------	--







SINALIZAÇÃO DE




SINALIZAÇÃO DE ORIENTAÇÃO E SALVAMENTO
ESCALA LIVRE



3 DETALHES
ESCALA 1:75

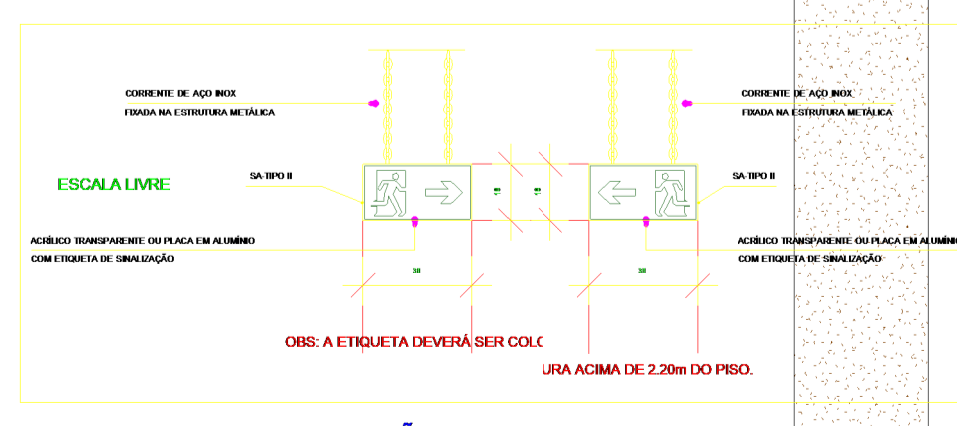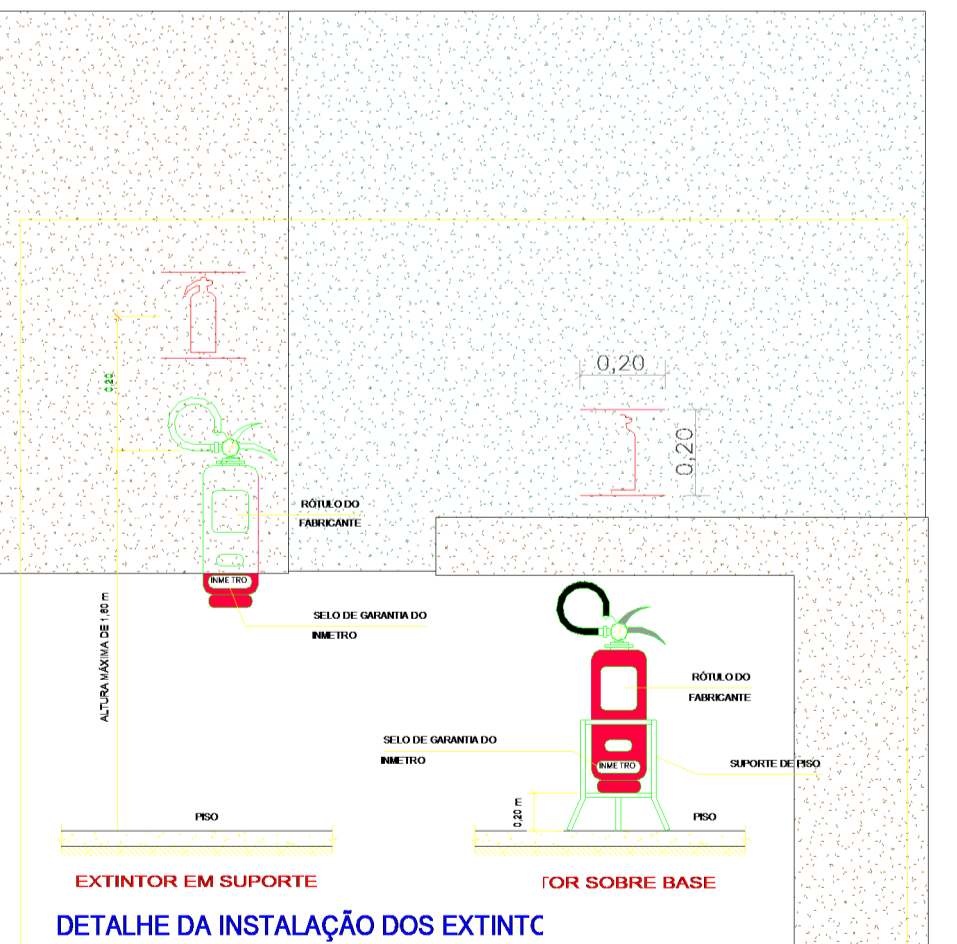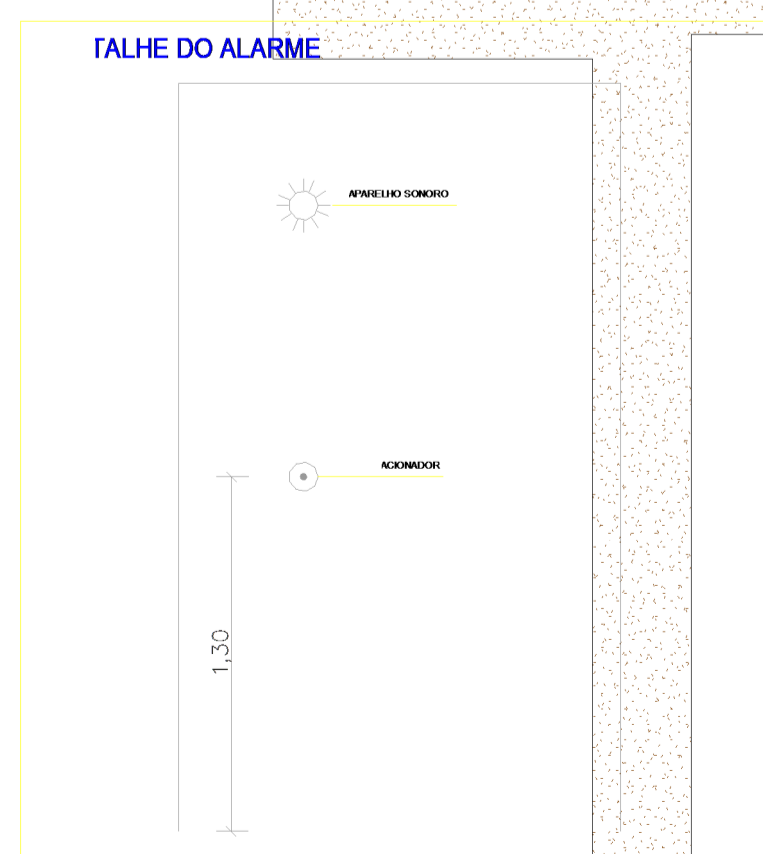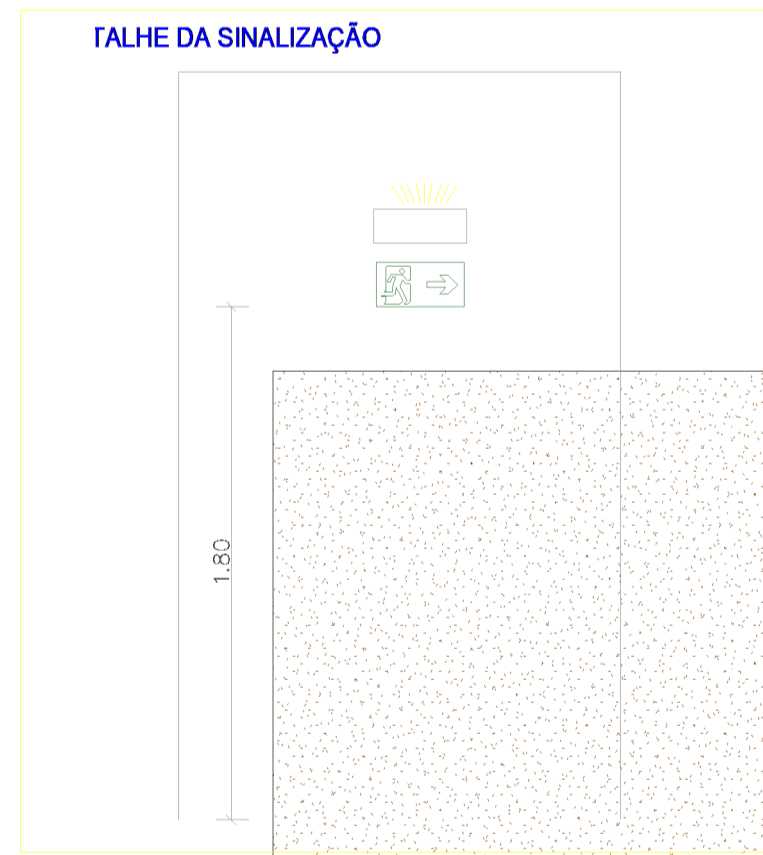

PLACA DE SINALIZAÇÃO DE ABAN
ESCALA LIVRE

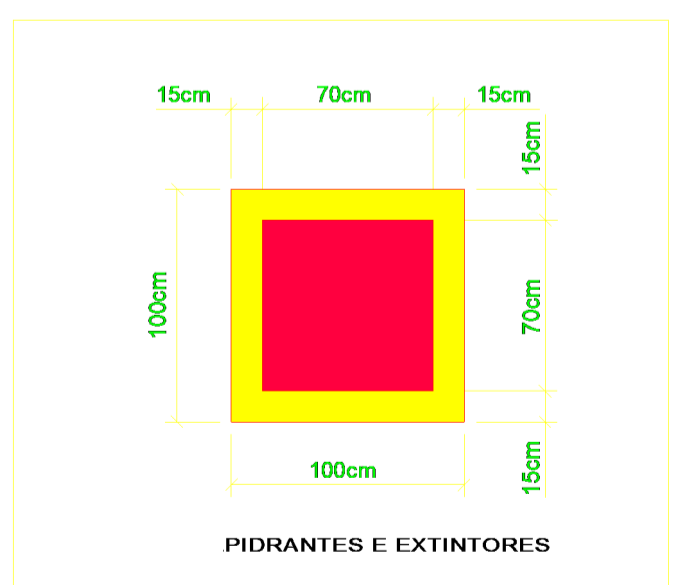

SINALIZAÇÃO DE ALERTA
ESCALA LIVRE