




2 PLANTA BAIXA - SANITÁRIO
ESCALA 1:75

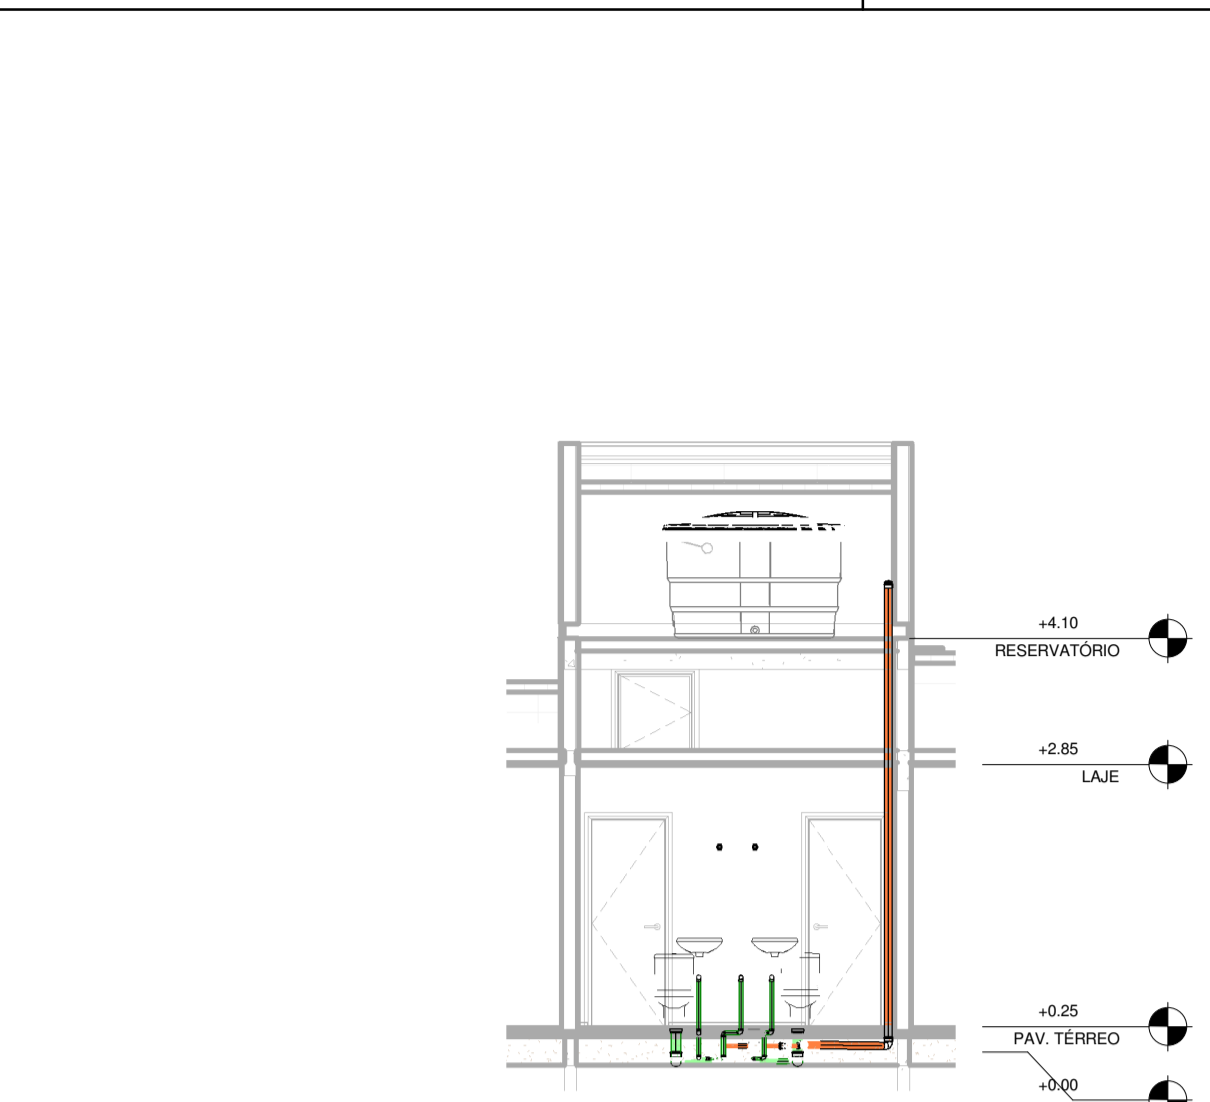


7 CORTE JJ'
ESCALA 1:75

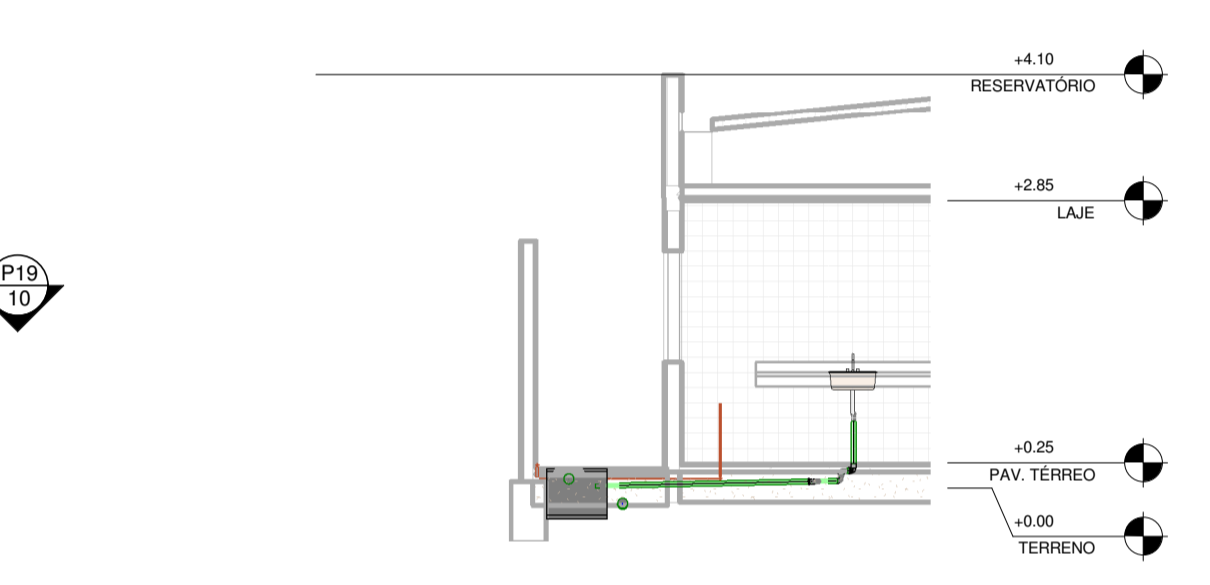


11 CORTE NN'
ESCALA 1:75

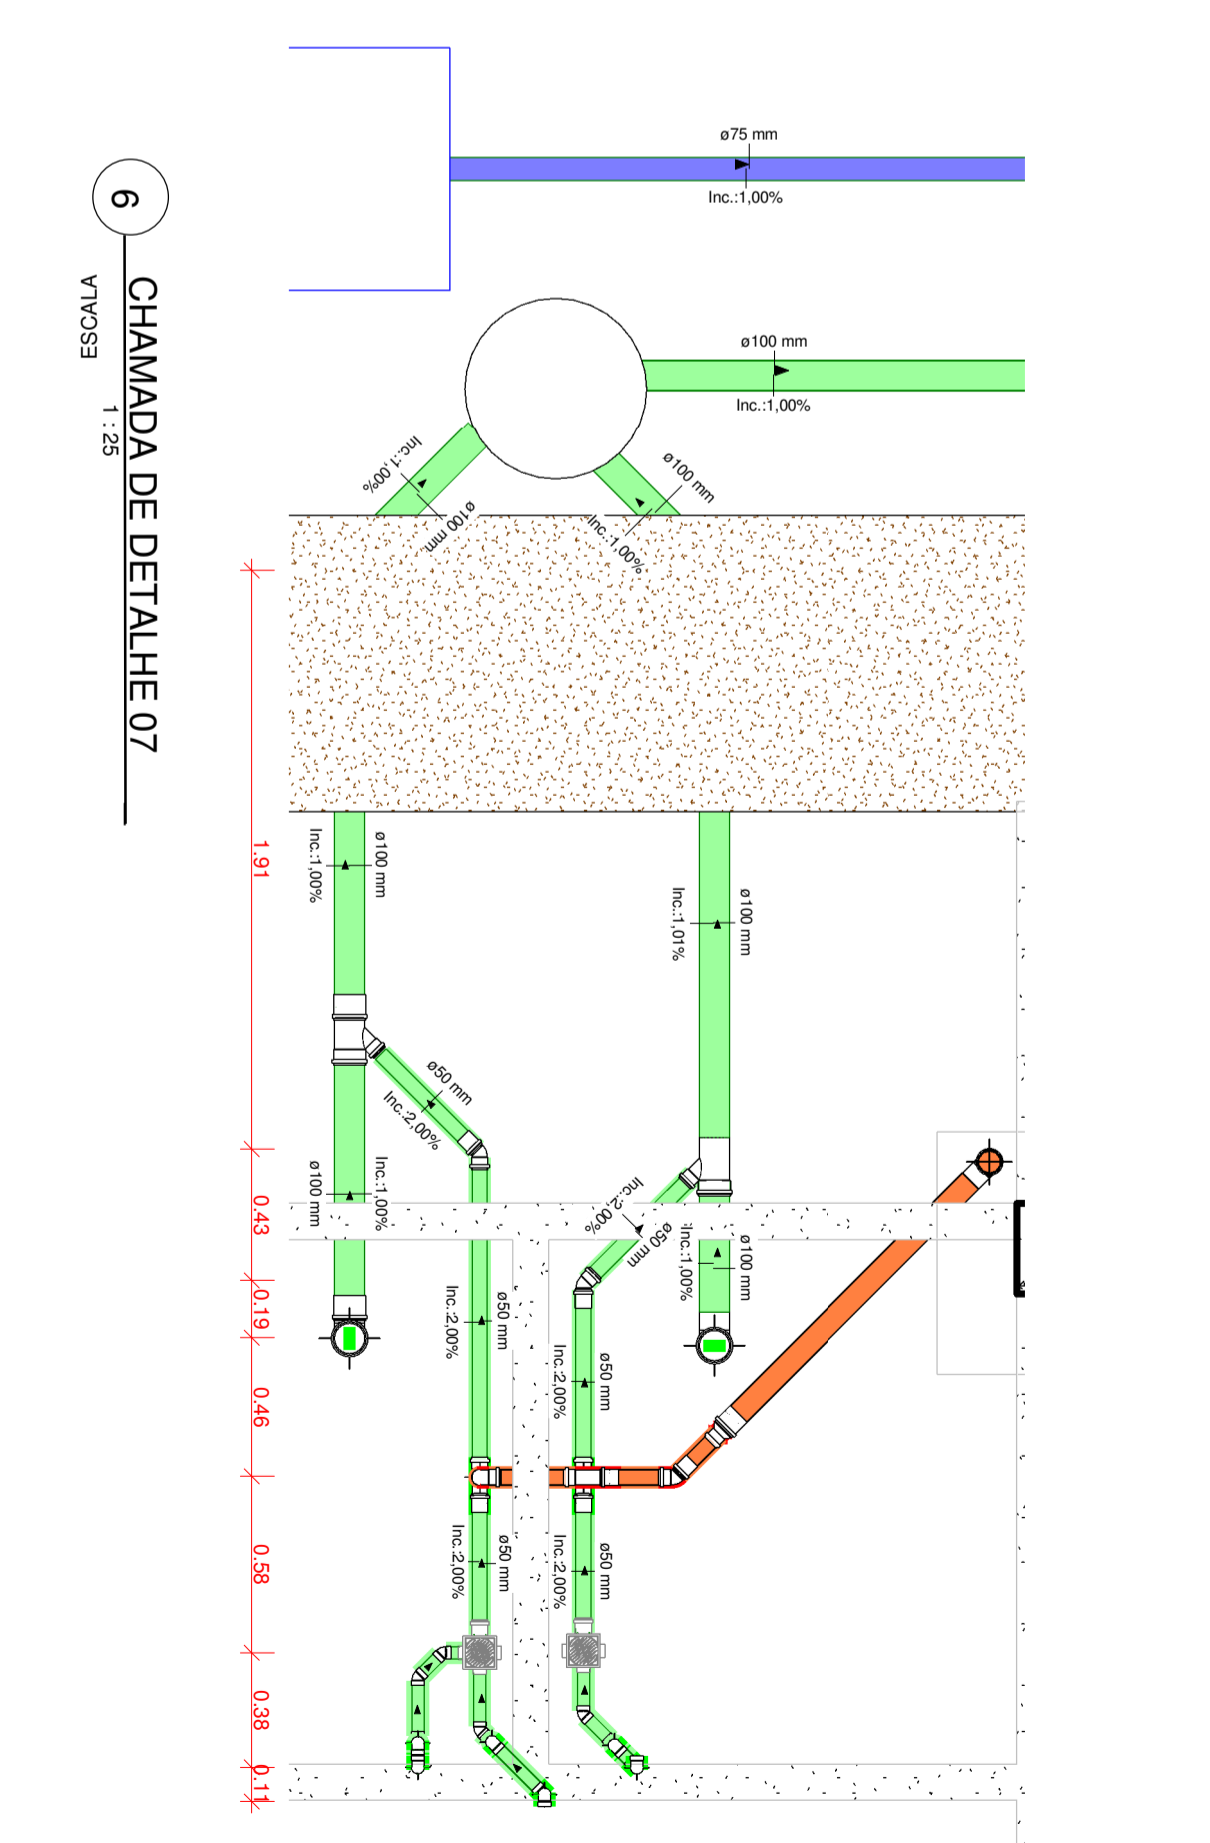


6 CHAMADA DE DETALHE 07
ESCALA 1:25

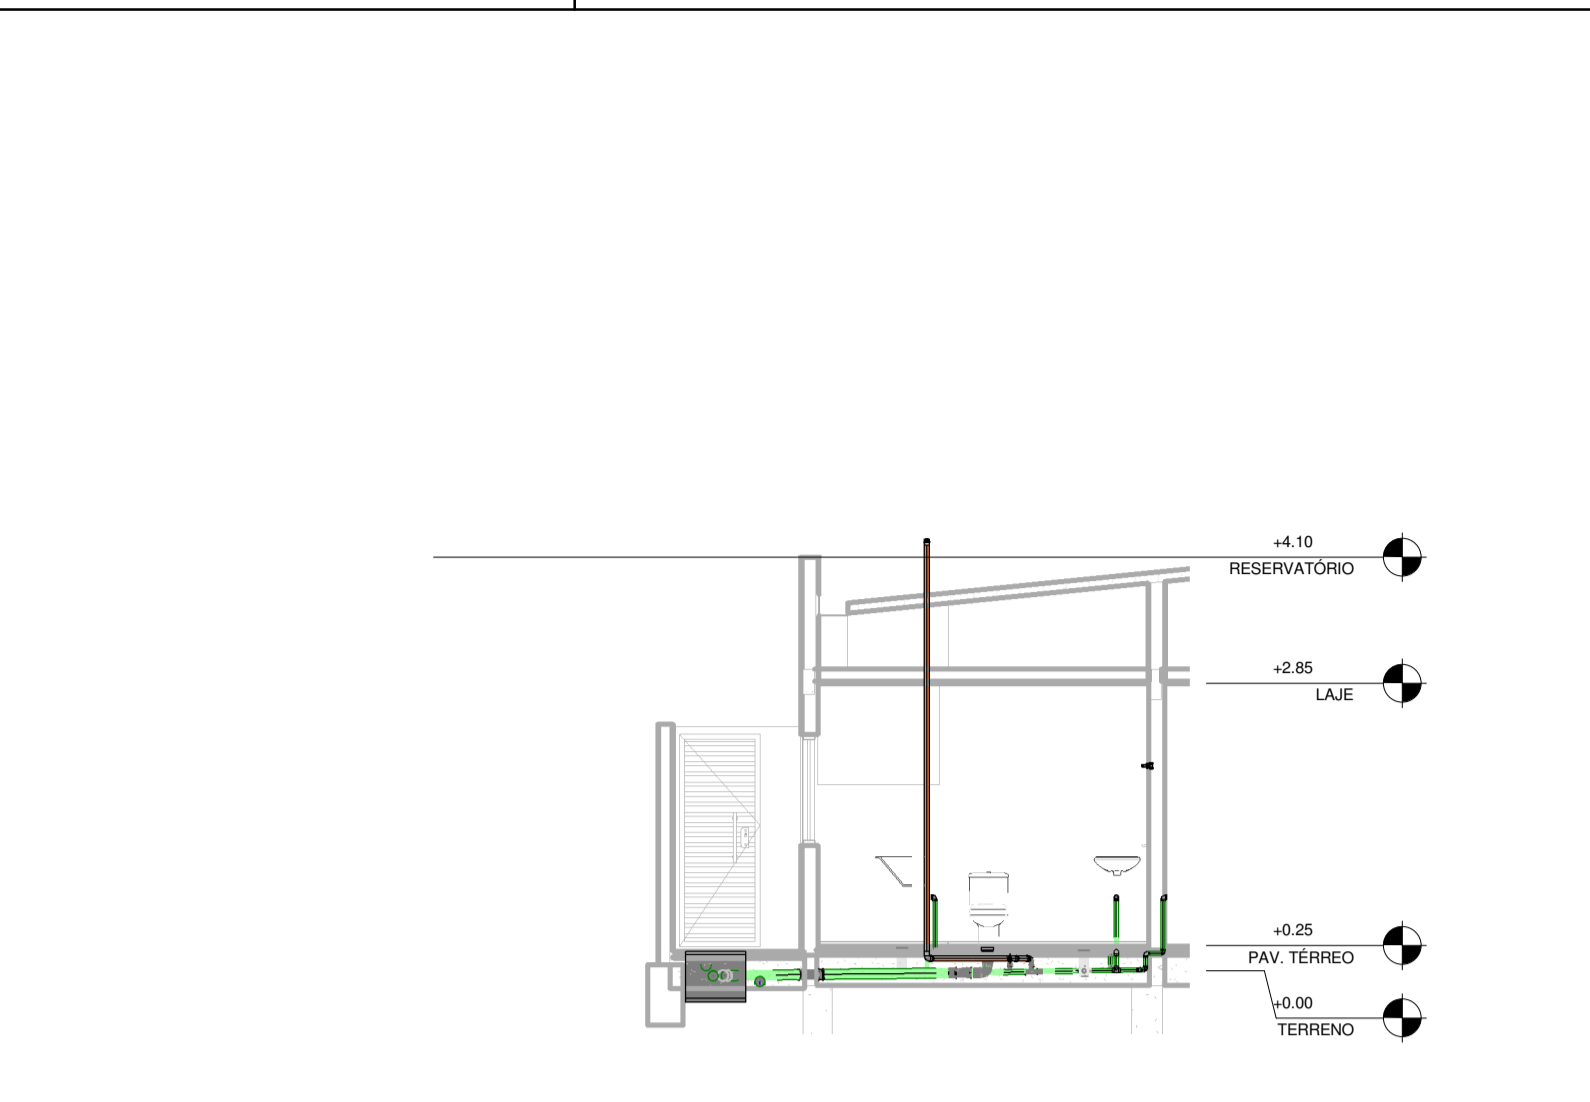

10 CORTE MM'
ESCALA 1:75

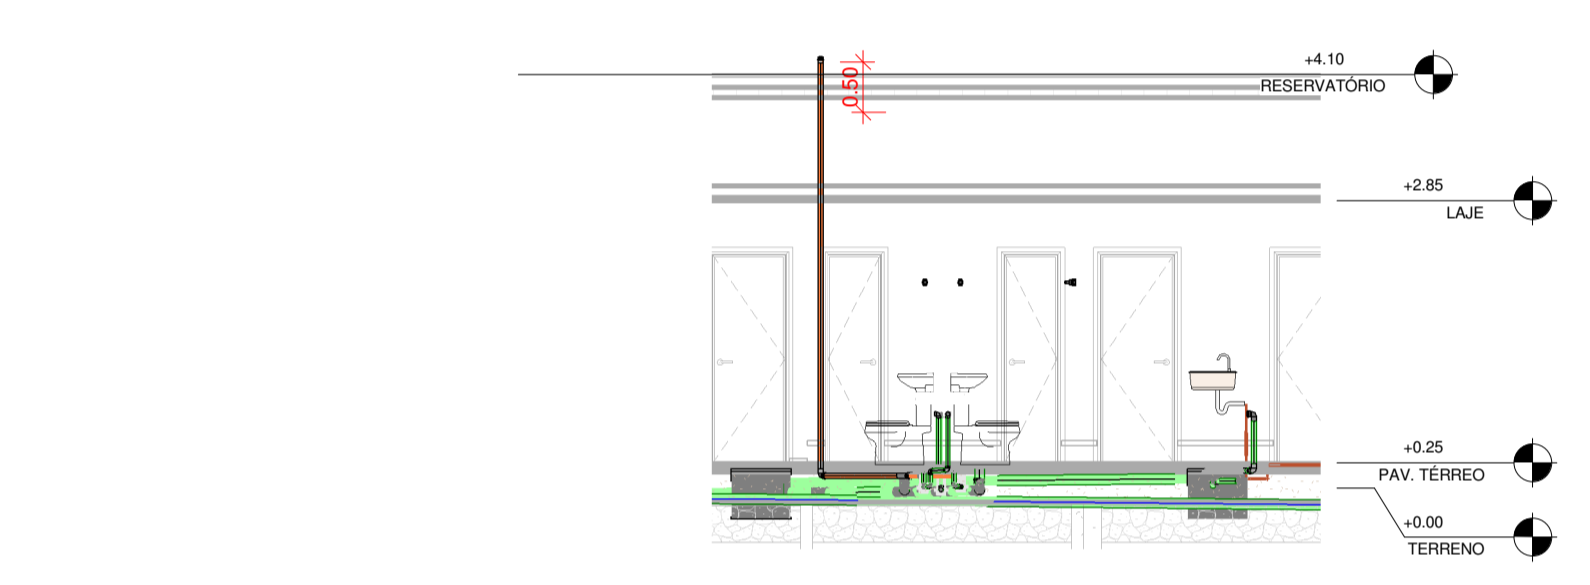

9 CORTE LL'
ESCALA 1:75

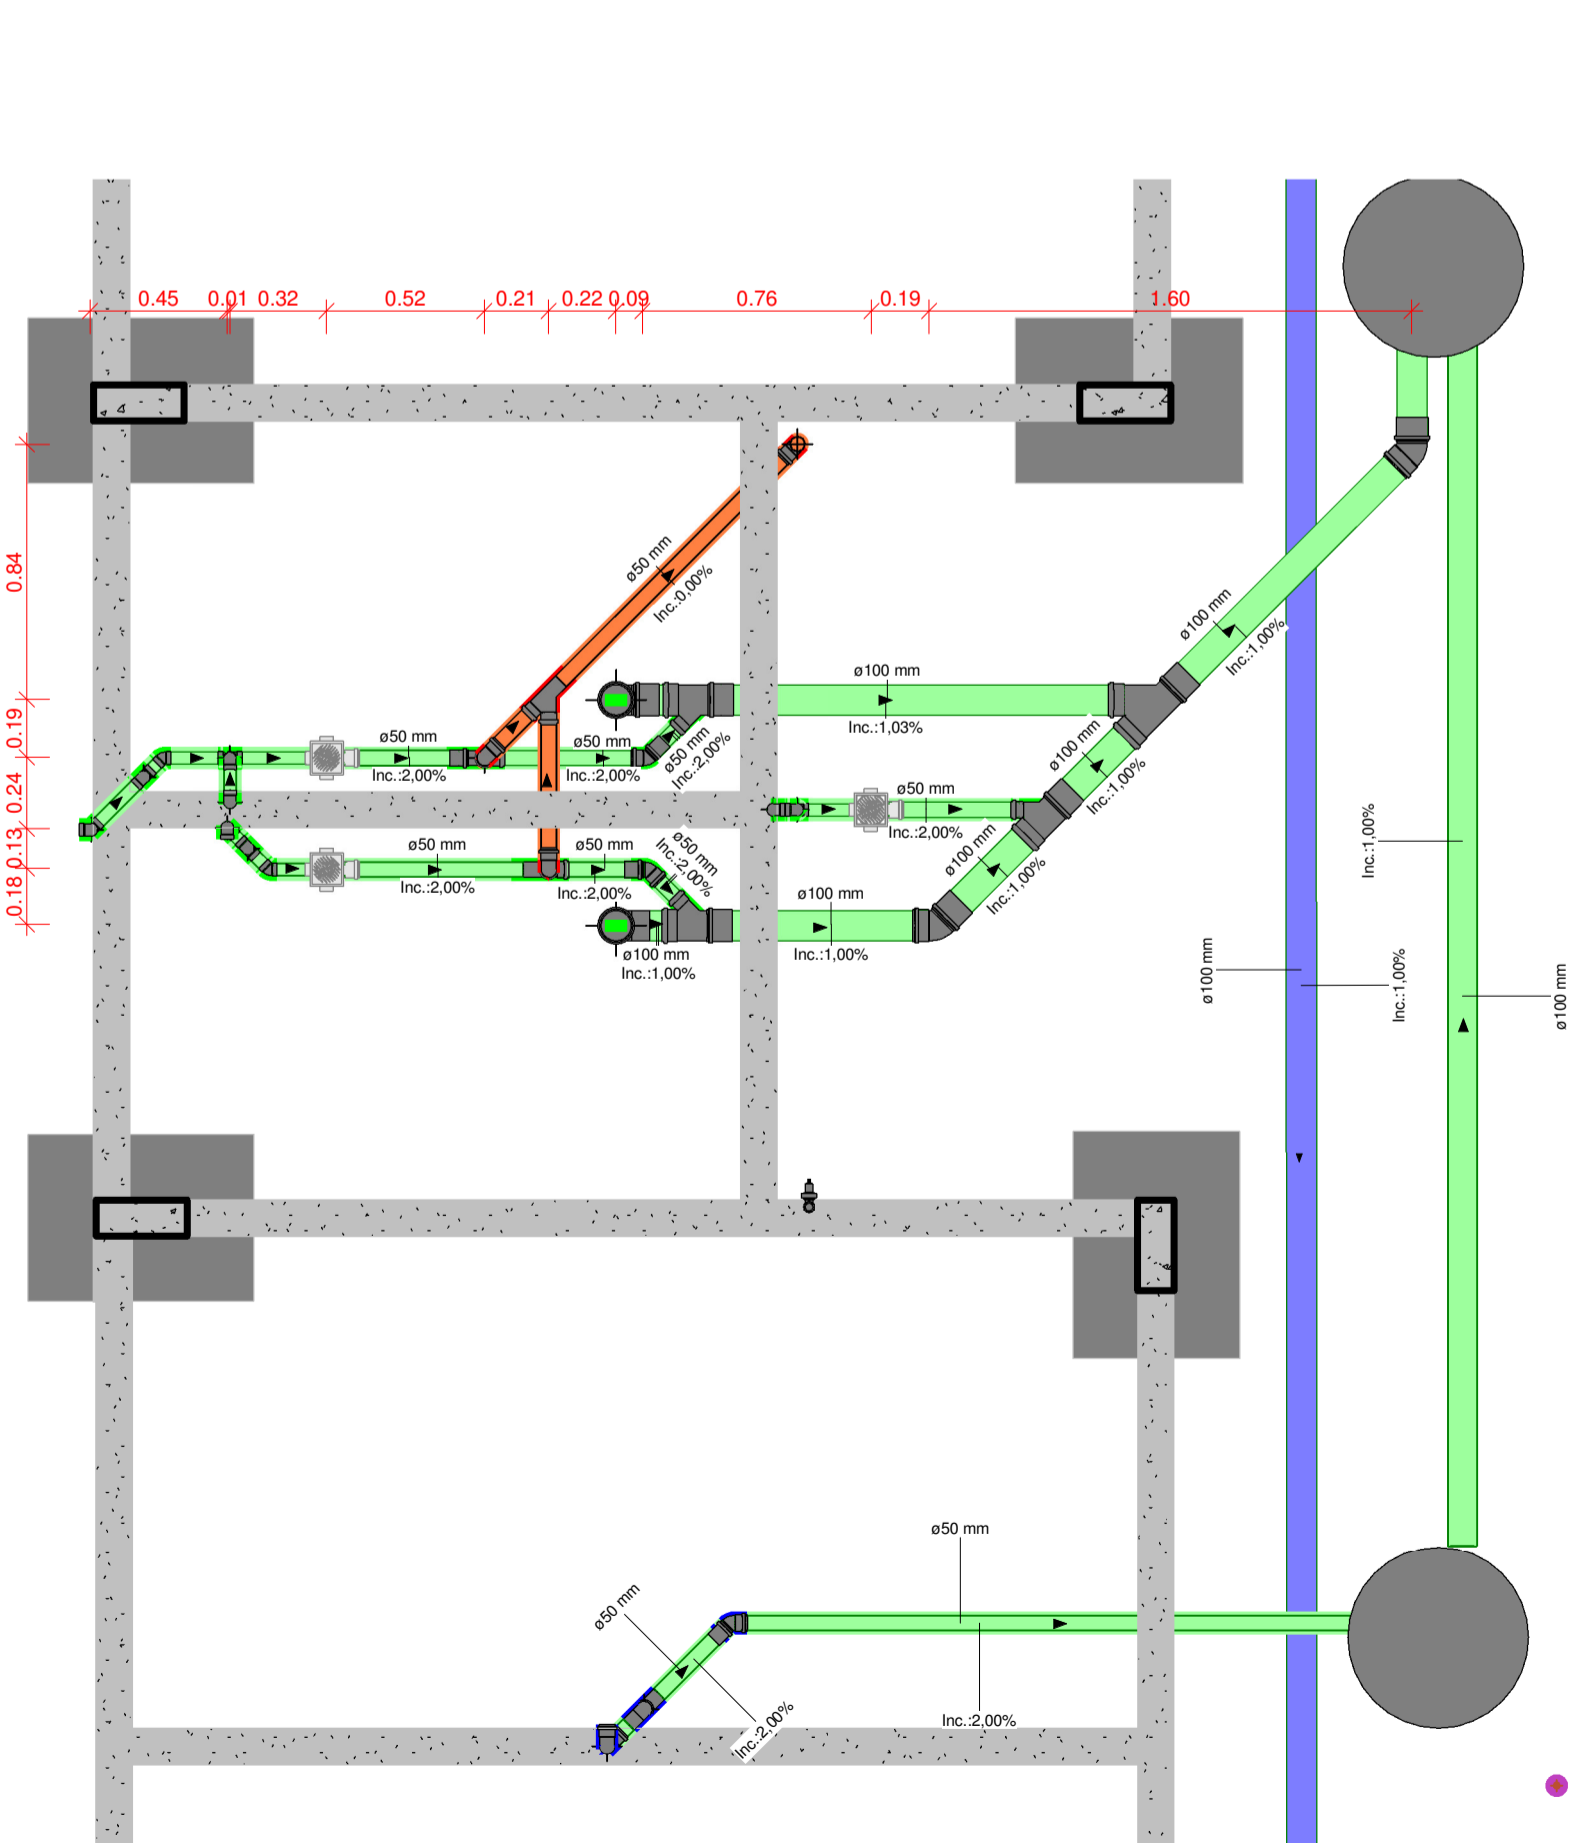

5 CHAMADA DE DETALHE 06
ESCALA 1:25

NOTAS E TABELAS

TABELA - Conexões para Esgoto

ITEM	DESCRIÇÃO	QUANTIDADE
01	Joelho 45° 40mm, Esgoto Série Normal - TIGRE	6
02	Joelho 45° 50mm, Esgoto Série Normal - TIGRE	6
03	Joelho 45° 75mm, Esgoto Série Normal - TIGRE	2
04	Joelho 45° 100mm, Esgoto Série Normal - TIGRE	8
05	Joelho 90° 40mm, Esgoto Série Normal - TIGRE	27
06	Joelho 90° 50mm, Esgoto Série Normal - TIGRE	6
07	Joelho 90° 75mm, Esgoto Série Normal - TIGRE	5
08	Joelho 90° 100mm, Esgoto Série Normal - TIGRE	1
09	Junção Simples 50 x 50mm, Esgoto Série Normal - TIGRE	1
10	Junção Simples 100 x 100mm, Esgoto Série Normal - TIGRE	5
11	Junção Simples 50 x 100mm, Esgoto Série Normal - TIGRE	1
12	Redução Esférica 75x50mm, Esgoto Série Normal - TIGRE	1
13	Terminal de Ventilação 50mm, Esgoto Série Normal - TIGRE	1
14	Terminal de Ventilação 75mm, Esgoto Série Normal - TIGRE	1
15	Tê 40 x 40mm, Esgoto Série Normal - TIGRE	1
16	Tê 50 x 50mm, Esgoto Série Normal - TIGRE	5
Total		84


TABELA - Caixas e Ralos

ITEM	DESCRIÇÃO	QUANTIDADE
01	Caixa Sifonada Montada com Greiha e Porta Greiha Redondos Brancos 100 x 50mm, Esgoto - TIGRE	5
Total		5

TABELA - Tubos esgoto

ITEM	DESCRIÇÃO TUBO	DIÂMETRO	COMPRIMENTO
01	Tubo Série Normal	40 mm	6,98 m
02	Tubo Série Normal	50 mm	15,45 m
03	Tubo Série Normal	75 mm	34,12 m
04	Tubo Série Normal	100 mm	99,26 m
Total			155,80 m

LEGENDA DE NOTA-CHAVE
Texto da nota-chave

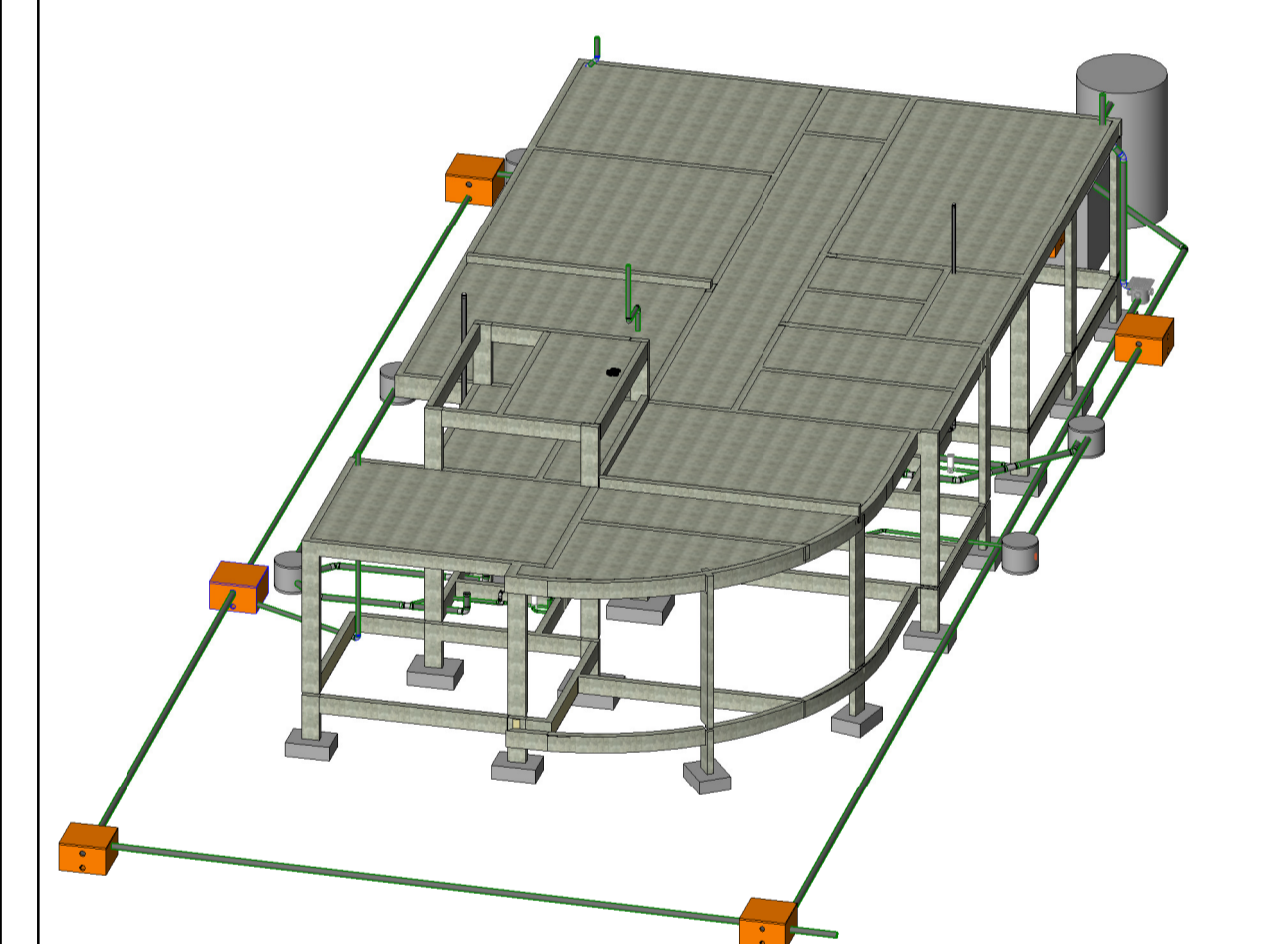

1 3D - SANITÁRIO
ESCALA 1:25

COORDENADAS GEOGRÁFICAS
LATITUDE UTM: 697871.49 m E
LONGITUDE UTM: 884004.67 m S

TABELA DE REVISÃO

Nº	DATA	DESCRIÇÃO	EMTIDO POR
1	SET/2018	EMIÇÃO INICIAL	ALBERVAN

OCPE ORÇAMENTO, CONSULTORIA E PROJETOS EM TRAVESSA SIZENANDO PORTO, S/N - CENTRO NOSSA SENHORA DAS DORES - SE CNPJ: 21.161.319 / 0001-79
E-MAIL: OCPEPROJETOS@GMAIL.COM FONE: (79) 99952-5315 / 99947-5134

PROPRIETÁRIO: PREFEITURA MUNICIPAL DE NOSSA SENHORA DAS DORES
RESPONSÁVEL TÉCNICO: ALBERVAN SANTANA ENGENHEIRO CIVIL E DE PRODUÇÃO RN 27089330-2

Desenho: BRENO ARAUJO VASCONCELOS
Local: RUA C - LOTEAMENTO MARIA LUCIA - CENTRO - NOSSA SENHORA DAS DORES - SERGIPE

Revisão do projeto: 1
Data: SETEMBRO/2018
Folha: P19
Escala: Como indicado